

1

2

3

4

5

6

A

B

C


D

E

F

广东仁创砂产业科技有限公司800kVA专用配电站安装工程地形图

2000国家大地坐标系，子午线111度；
 1985国家高程基准，等高距为1米；
 2007年版图式。
 比例尺：1:500

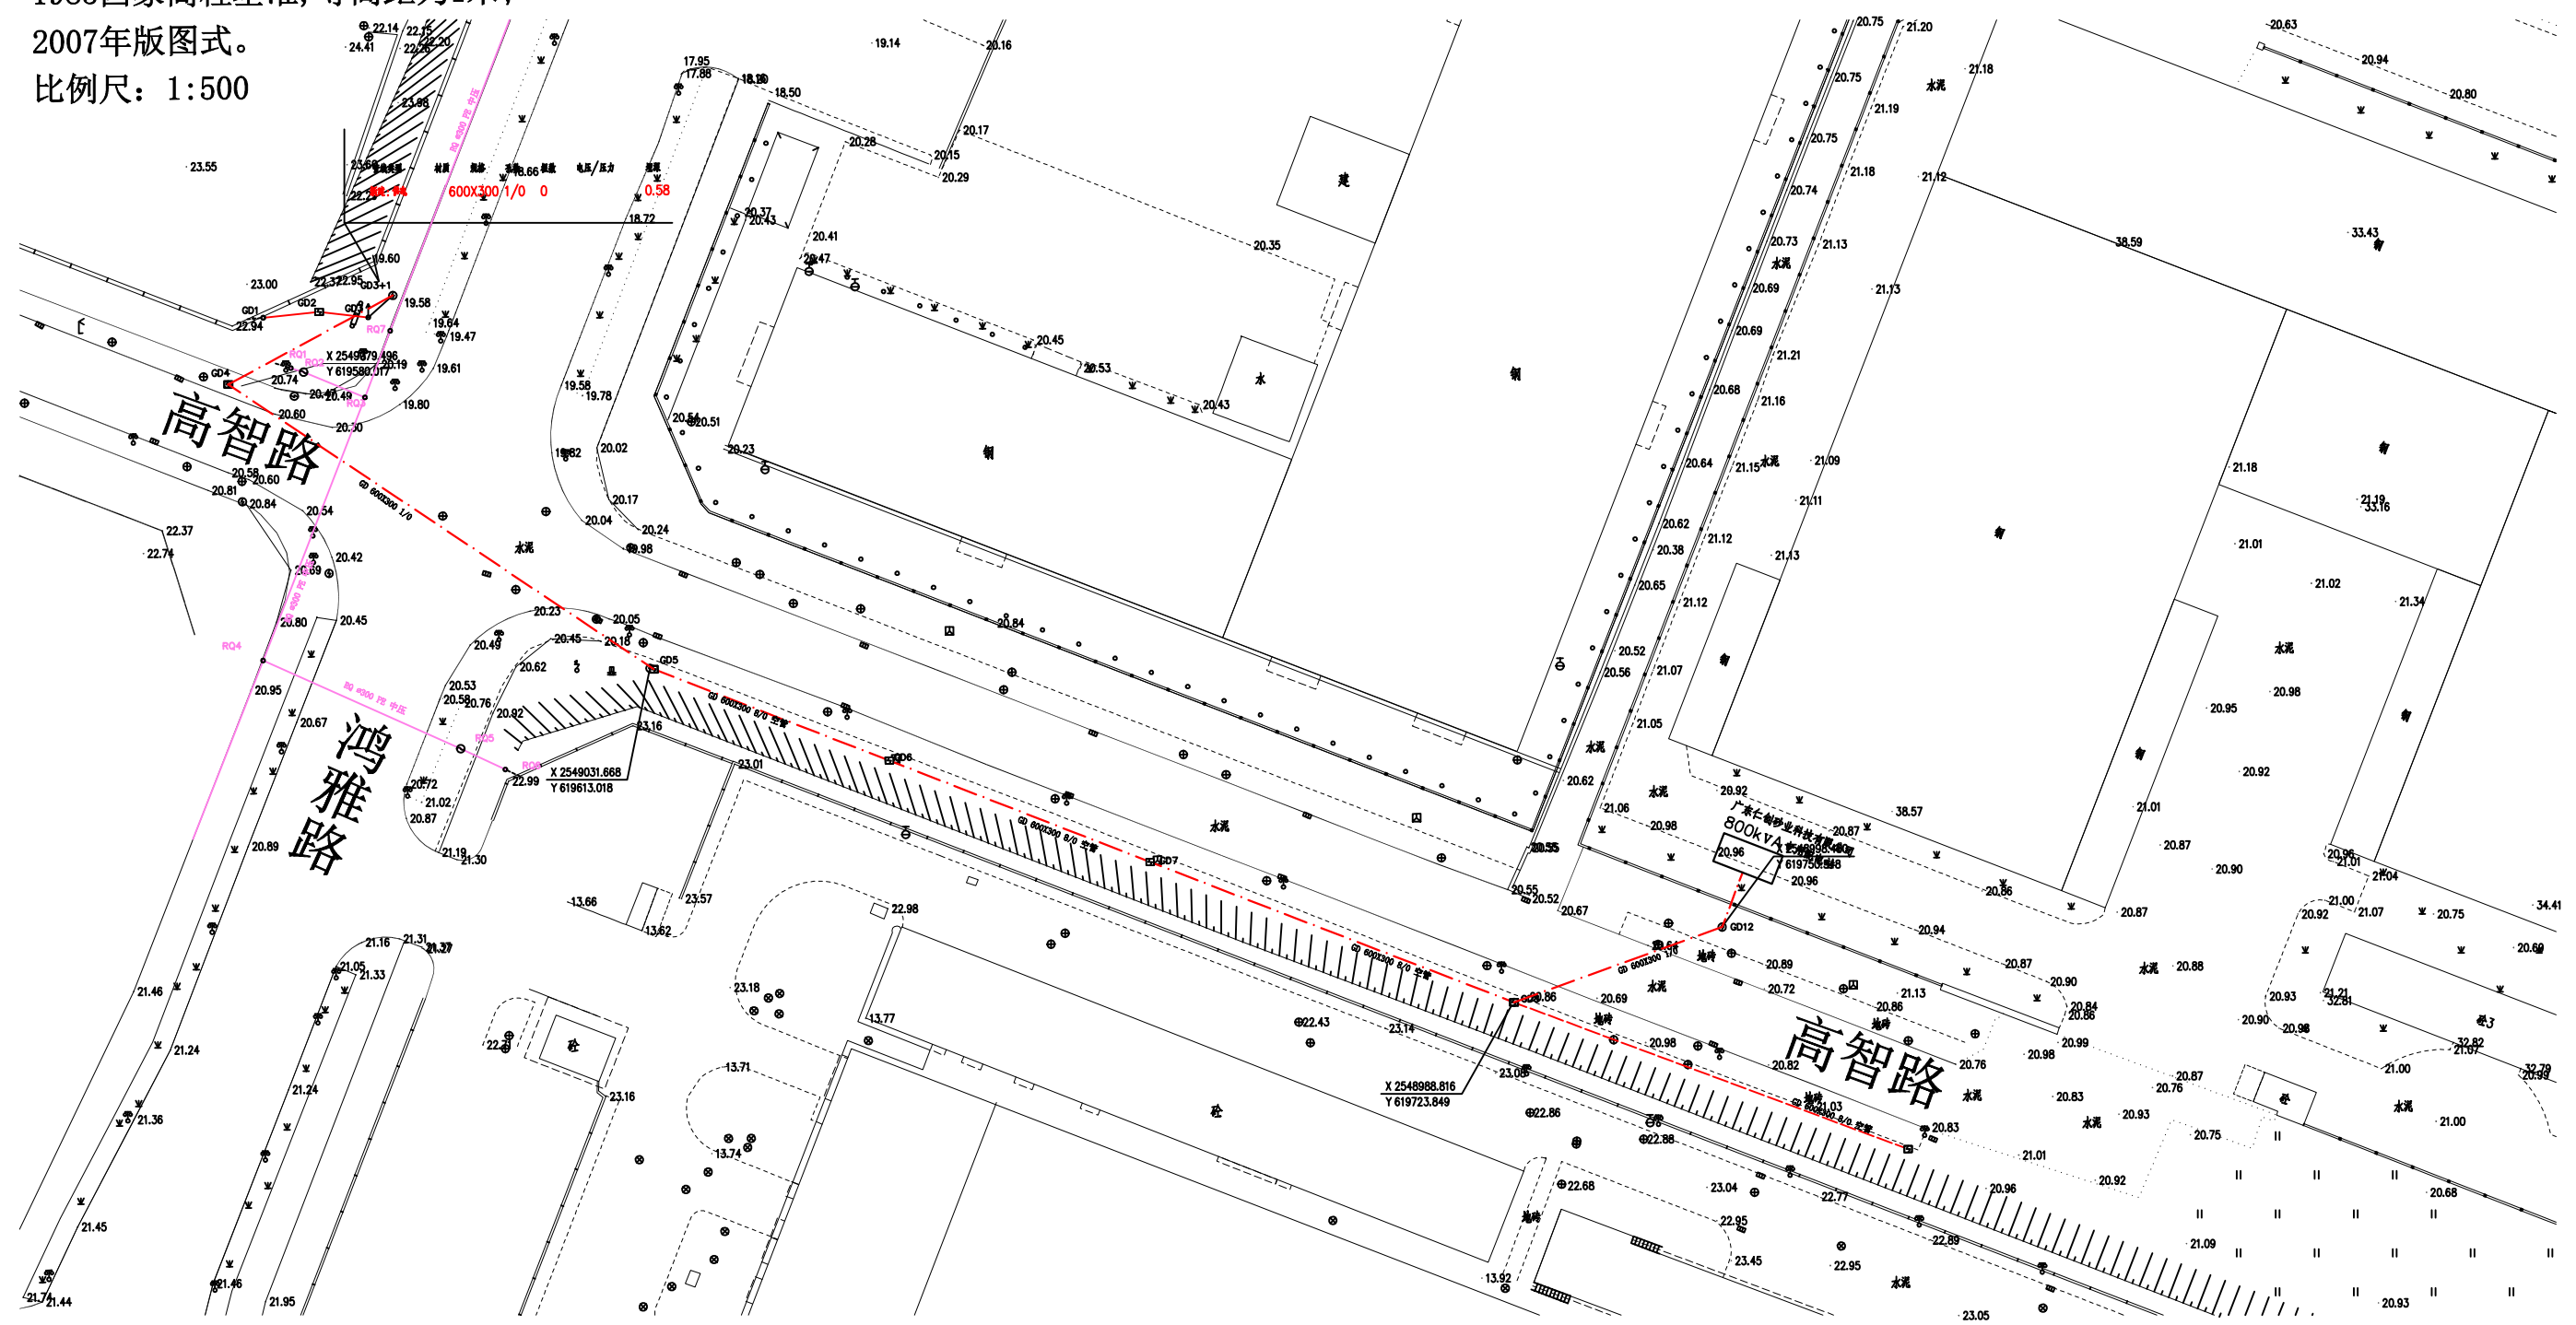

图例:

- 燃气管线
- 供电管线
- 已建房屋
- 内部道路
- 自然斜坡
- 围栏

韶关市宏源电力工程设计有限公司		广东仁创砂业科技有限公司 800kVA专用配电站安装工程		设计图	设计阶段
批准	辛铁华	设计	傅桂嘉	10kV线路走向图	
审核	李刚	CAD制图			
校核	李伟	比例			
		日期	2022-4-1	图号	NXJZ-10YK-TB-04

1

2

3

4

5

6